

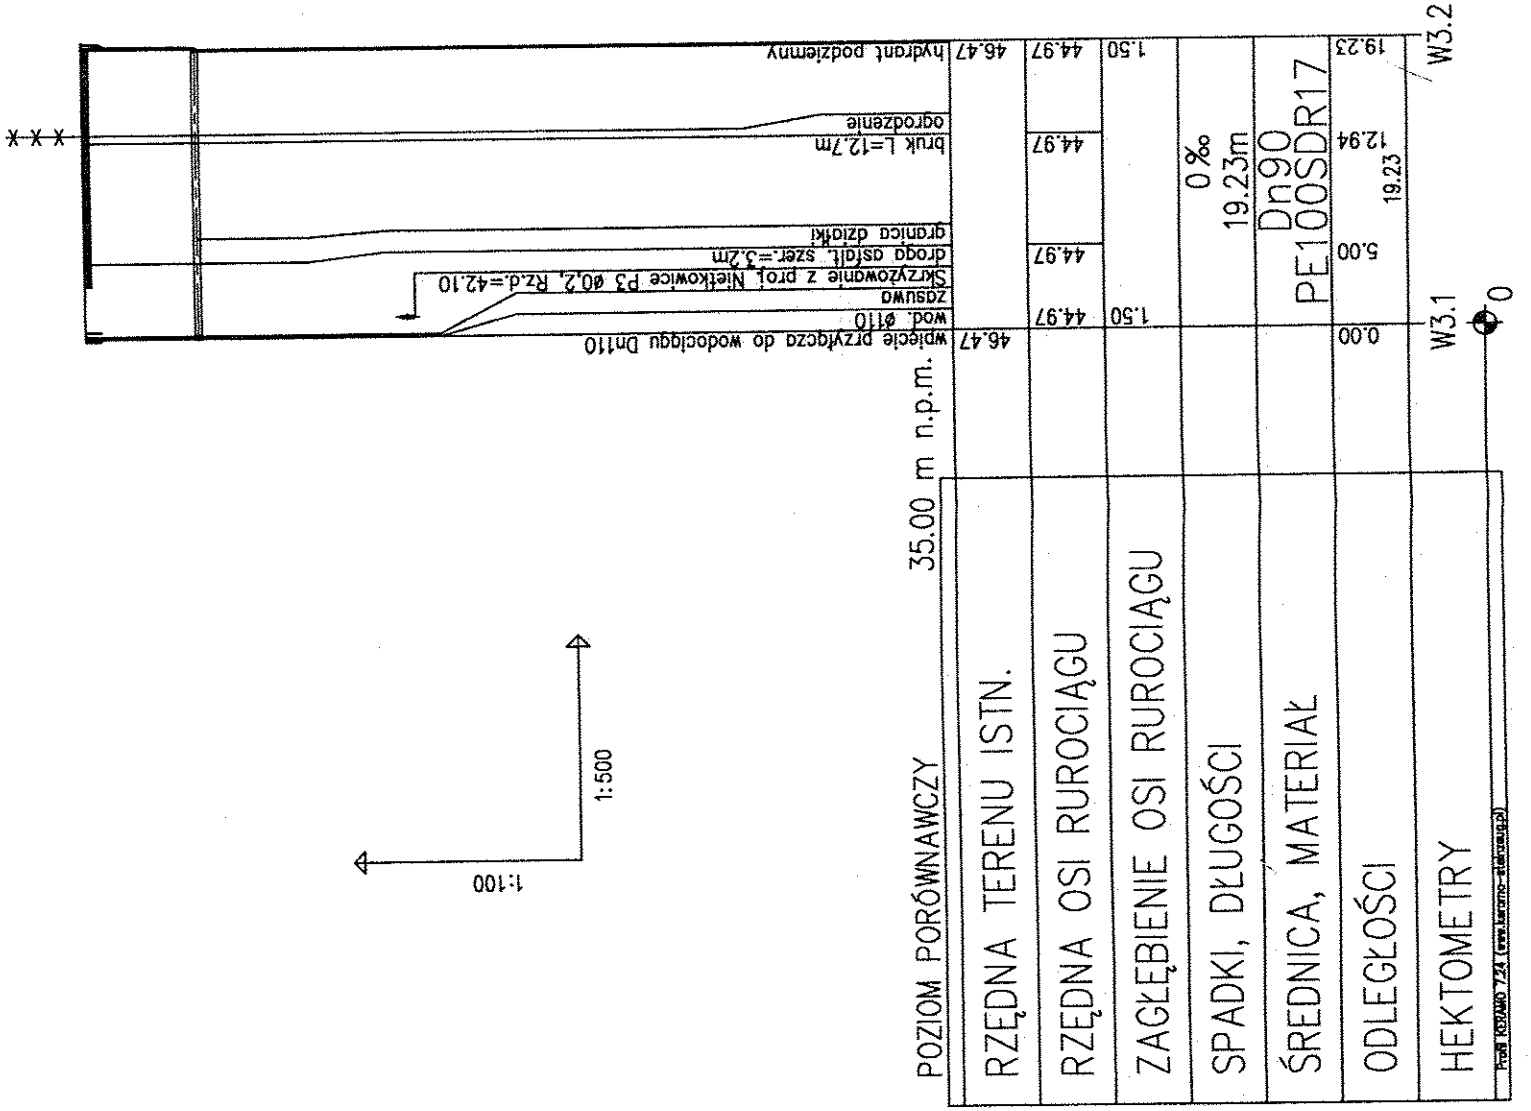
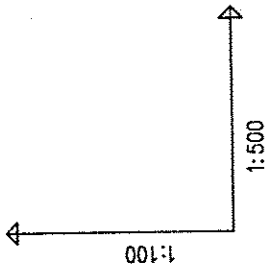


P3

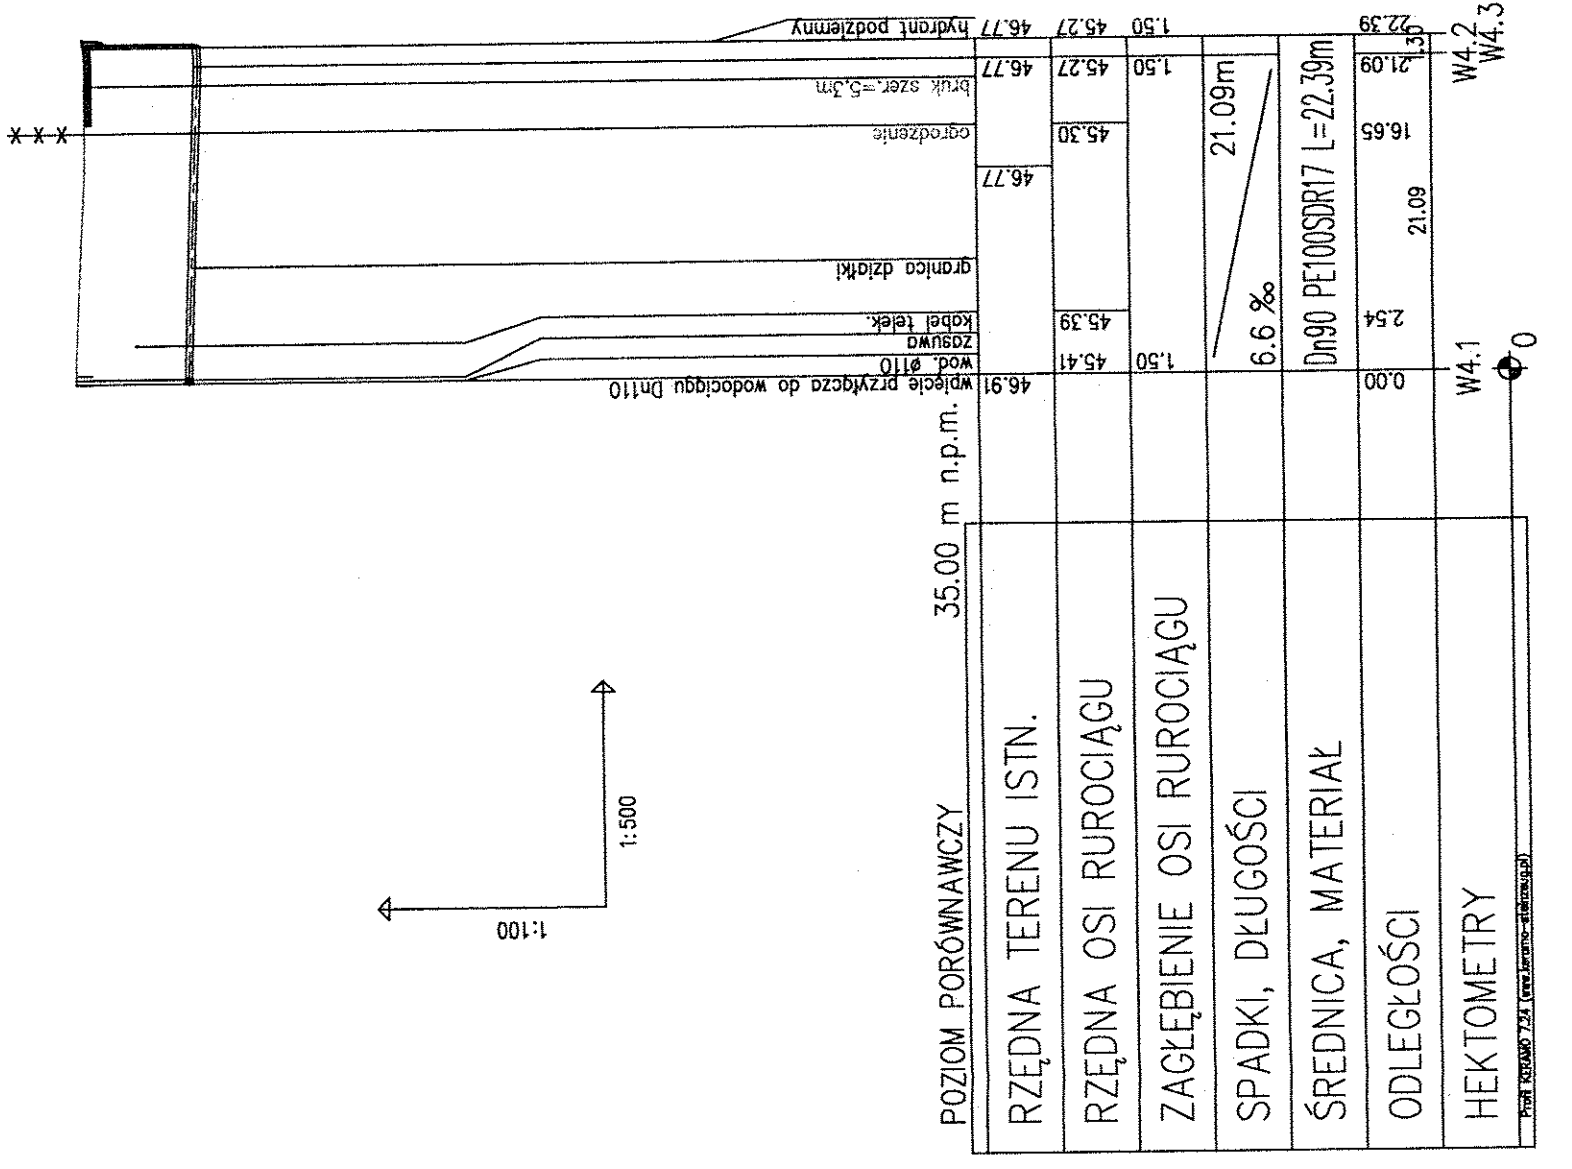

P4

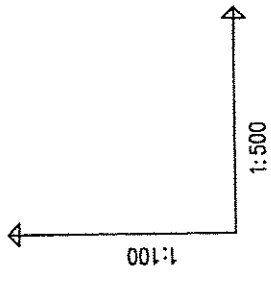

UWAGI:

1. Przed rozpoczęciem robót należy wykonać wykop próbny w celu ustalenia faktycznej rzędnej istniejącego rurociągu
2. Roboty ziemne w rejonie kolizji z istniejącym uzbrojeniem prowadzić ręcznie
3. Rzędna wjazdu (góra) studni zgodnie z istniejącym terenem
4. W przypadku kolizji z niezainwentaryzowanym lub położonym na innej wysokości (niż na mapie zasadniczej) istniejącym uzbrojeniem sposób przebudowy przeanalizować z projektantem i gestorem kolidującego uzbrojenia

PROCOROL Sp. j.		Janikowo, ul. Gnieźnieńska 67/69, 62-006 Kobylnica	
Umowa: GKIM/2212/2008		Opiek: Budowa kanalizacji sanitarnej grawitacyjno-łobcznej w miejscowości Nietkowice, Będów, Bródki, Sycowice w gminie Czerwiński; Pomorze, Brody, Mozów, Kje w gminie Suliszów	
Inwestor: Gmina Czerwiński		Branża: sanitarna	
Stadium dokumentacji: Projekt wykonawczy		Nazwa rys.: Profil podłużny przyłączy wodociągowych	
Nazwisko: mgr inż. Paulina Wilfińska-Kalka		Nr uprawnień: WKP/0289/P005/08	
Projektant: mgr inż. Paweł Urbański		Skala: 1:1000	
Opracował: mgr inż. Katarzyna Pszczółkowska		Nr rys.: 5	
Sprawdził: mgr inż. Katarzyna Pszczółkowska		Data: 05.2011	